


図 面 目 次

No.	図 面 名 称	No.	図 面 名 称
A－1	消防本部・鴻巣消防署 1階 機器配置図		
A－2	消防本部・鴻巣消防署 2階 機器配置図		
A－3	消防本部・鴻巣消防署 3階 機器配置図		
A－4	鴻巣天神分署 1階 機器配置図		
A－5	鴻巣天神分署 2階 機器配置図		
A－6	鴻巣西分署 機器配置図		
A－7	吹上分署 機器配置図		
A－8	川里分署 機器配置図		
A－9	桶川消防署 機器配置図		
A－10	(現行) 桶川西分署 機器配置図		
A－11	(新庁舎) 桶川西分署 機器配置図		
A－12	北本消防署 1階 機器配置図		
A－13	北本消防署 2階 機器配置図		
A－14	北本東分署 機器配置図		

版	年月日	設変番号	変 更 事 項	承認	発注者					名称 消防緊急通信指令・無線施設更新支援業務委託	株 式 会 社 無 線 放 送 設 計 事 務 所	設計		年月日	
												検図		年月日	
										図名 図 面 目 次		承認		年月日	
										縮尺 NS		図番			

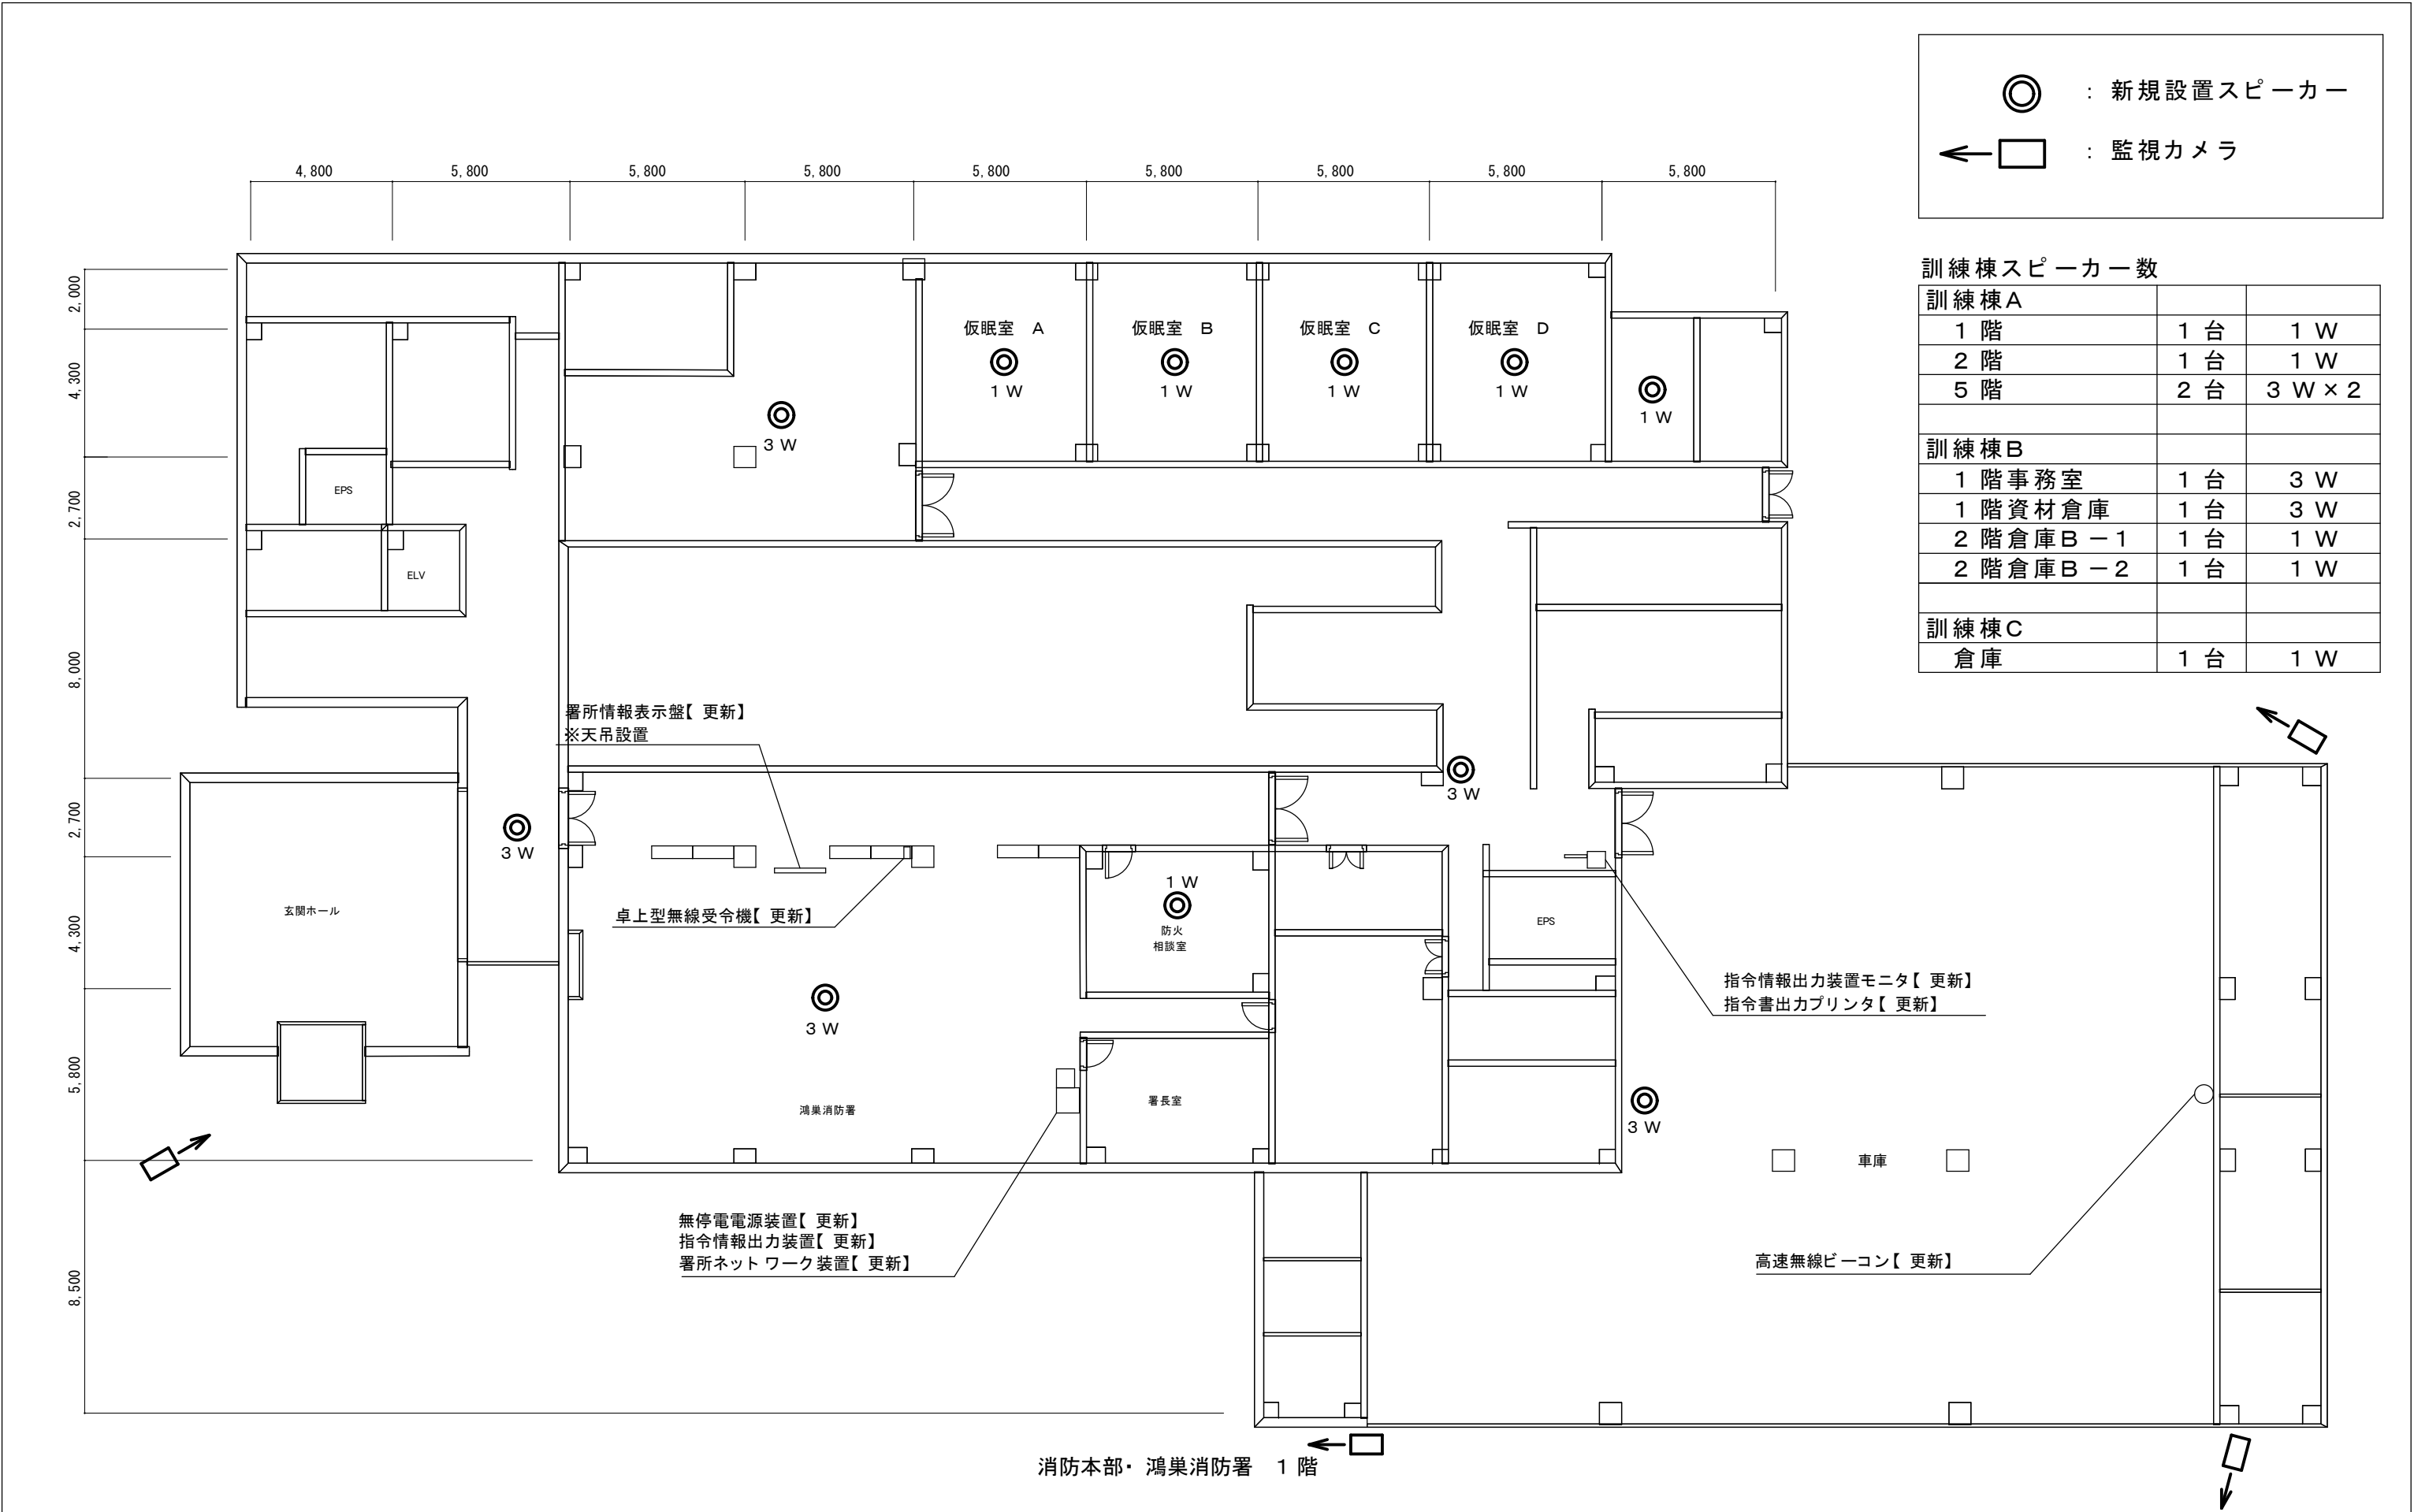

⊙

：新規設置スピーカ－


←□

：監視カメラ

訓練棟スピーカ－数		
訓練棟A		
1 階	1 台	1 W
2 階	1 台	1 W
5 階	2 台	3 W × 2
訓練棟B		
1 階事務室	1 台	3 W
1 階資材倉庫	1 台	3 W
2 階倉庫B－1	1 台	1 W
2 階倉庫B－2	1 台	1 W
訓練棟C		
倉庫	1 台	1 W

版	年月日	設変番号	変更事項	承認	発注者	名称	株式会社無線放送設計事務所				設計		年月日
						消防緊急通信指令・無線施設更新支援業務委託					検図		年月日
						図名					承認		年月日
						消防本部・鴻巣消防署 1 階 機器配置図					図番	A－1	


◎ : 新規設置スピーカー

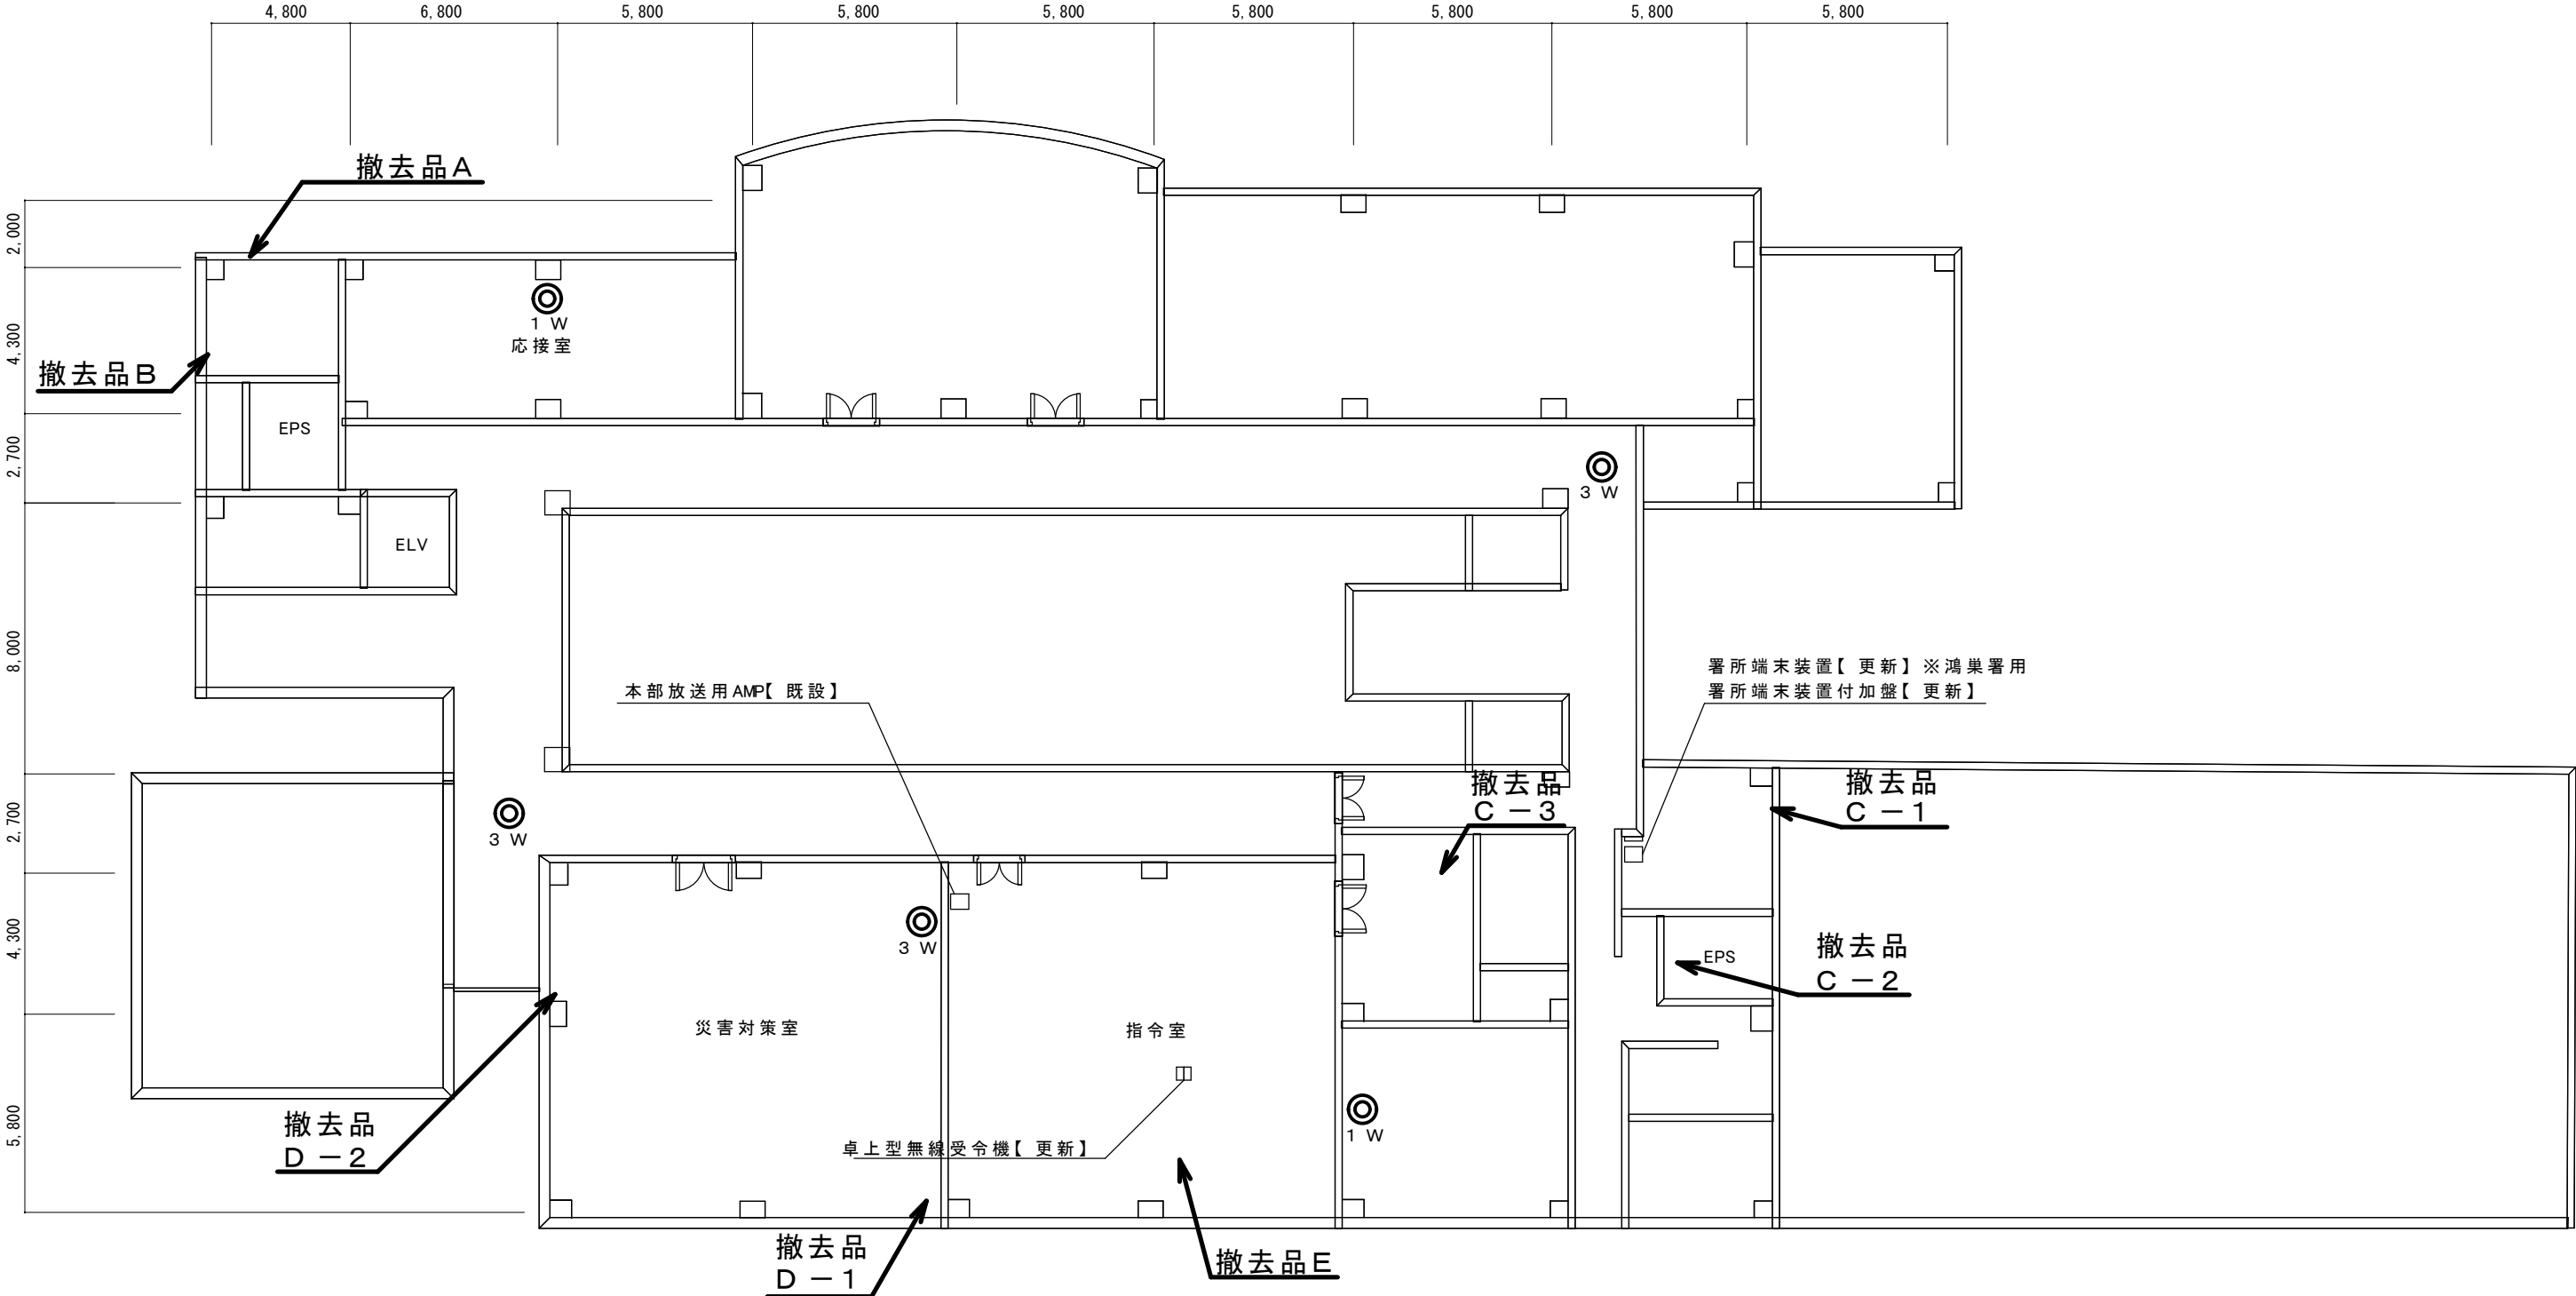

消防本部・鴻巣消防署 3 階


版	年月日	設変番号	変更事項				承認	発注者					名称 消防緊急通信指令・無線施設更新支援業務委託		株 式 会 社 無 線 放 送 設 計 事 務 所	設計		年月日		
													消防緊急通信指令・無線施設更新支援業務委託			検図		年月日		
													図名 消 防 本 部 ・ 鴻 巣 消 防 署 3 階 機 器 配 置 図			縮尺 1/200	承認		年月日	
																	図番	A-3		

← □ : 監視カメラ

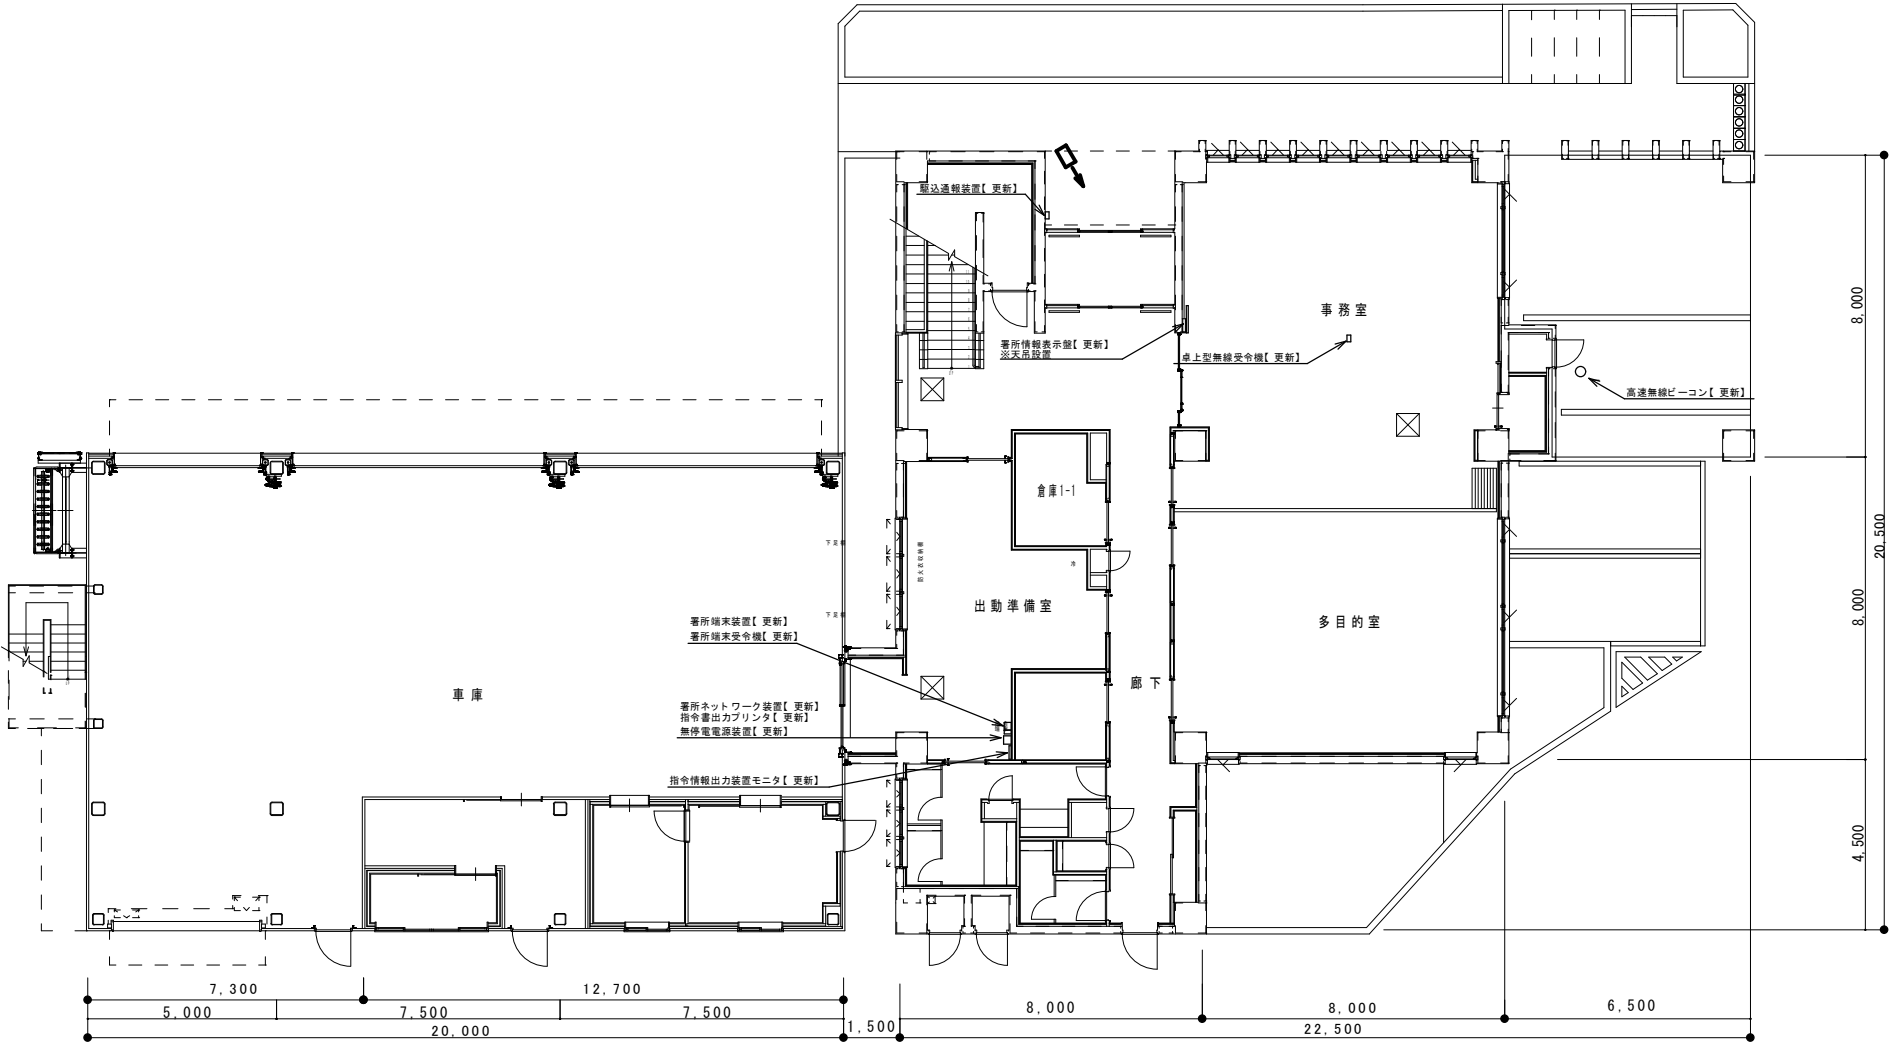


天神分署 1 階 平面図

版	年月日	設変番号	変 更 事 項				承認	発注者					名称 消防緊急通信指令・無線施設更新支援業務委託		株 式 会 社 無 線 放 送 設 計 事 務 所	設計		年月日		
																検図		年月日		
													図名 天神分署 1 階 機器配置図			縮尺 1/200	承認		年月日	
																	図番	A - 4		

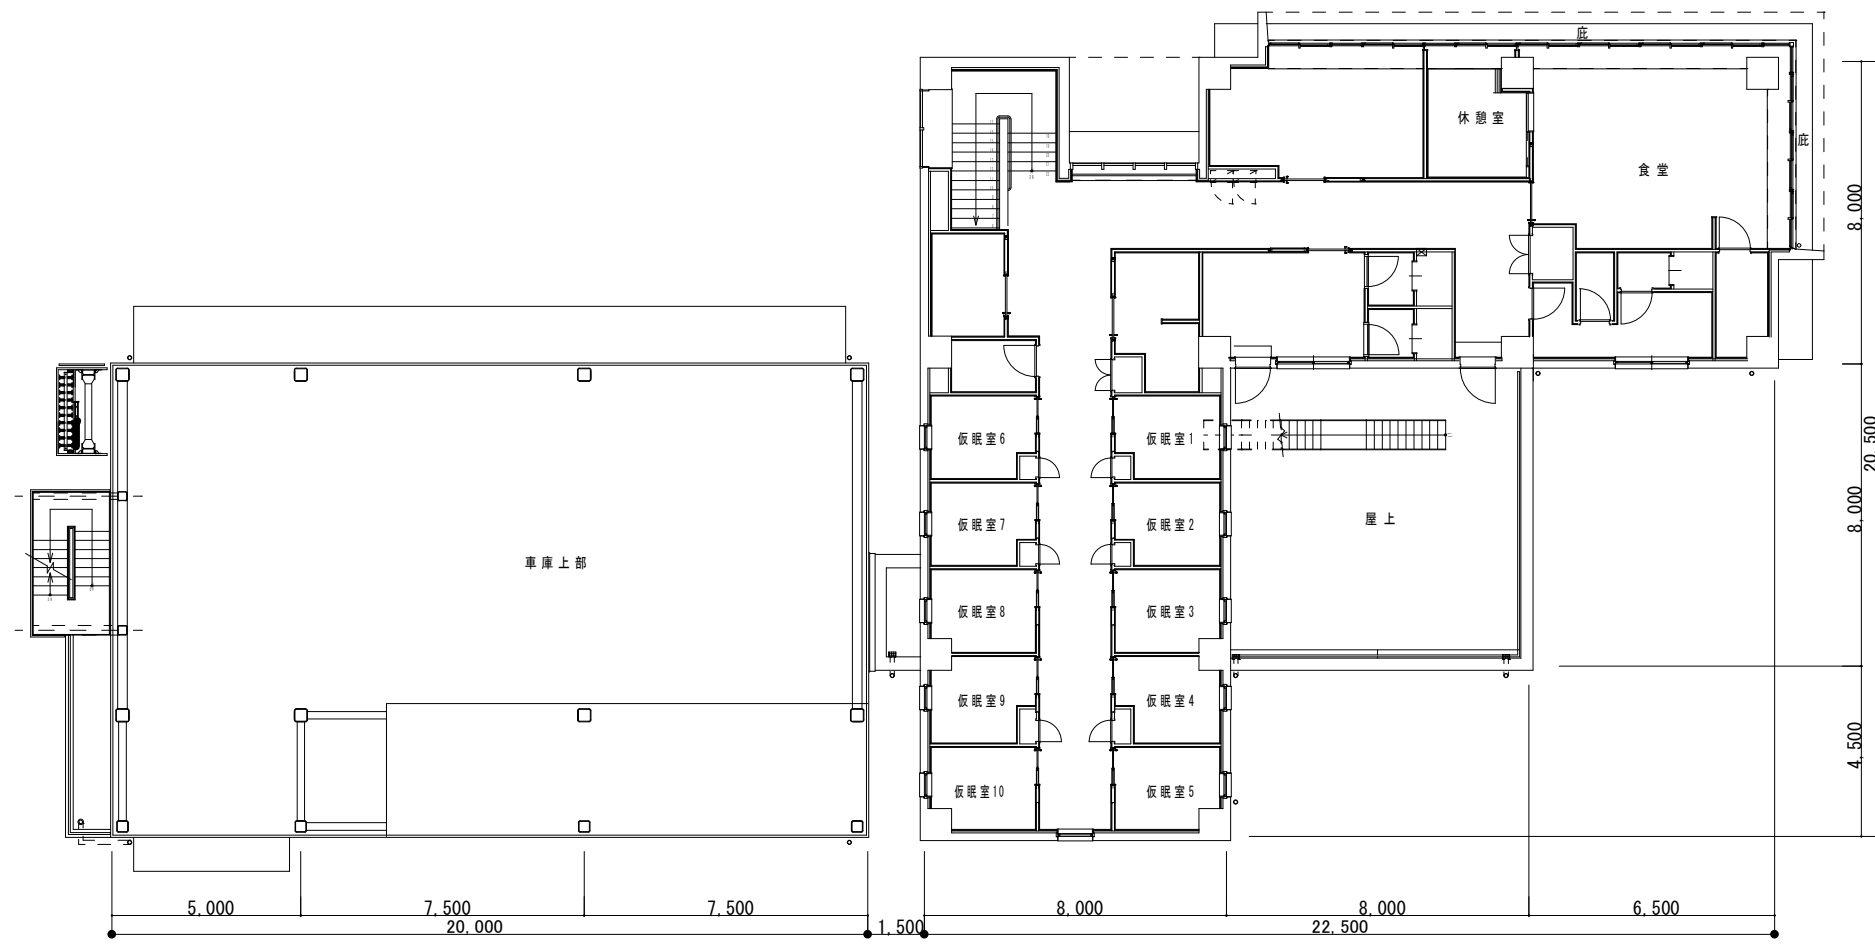

天神分署 2階 平面図

版	年月日	設変番号	変更事項	承認	発注者					名称	株式会社無線放送設計事務所			設計		年月日	
										消防緊急通信指令・無線施設更新支援業務委託				検図		年月日	
										図名 天神分署 2階	縮尺 1/200			承認		年月日	
										機器配置図				図番	A-5		

 


版	年月日	設変番号	変	更	事	項	承認	発注者					名称 消防緊急通信指令・無線施設更新支援業務委託		株 式 会 社 無 線 放 送 設 計 事 務 所	設計		年月日	
														検図			年月日		
													図名 鴻巣西分署 機器配置図	縮尺 1/150		承認		年月日	
																図番	A - 6		


←：監視カメラ

：更新スピーカー

：更新対象外スピーカー

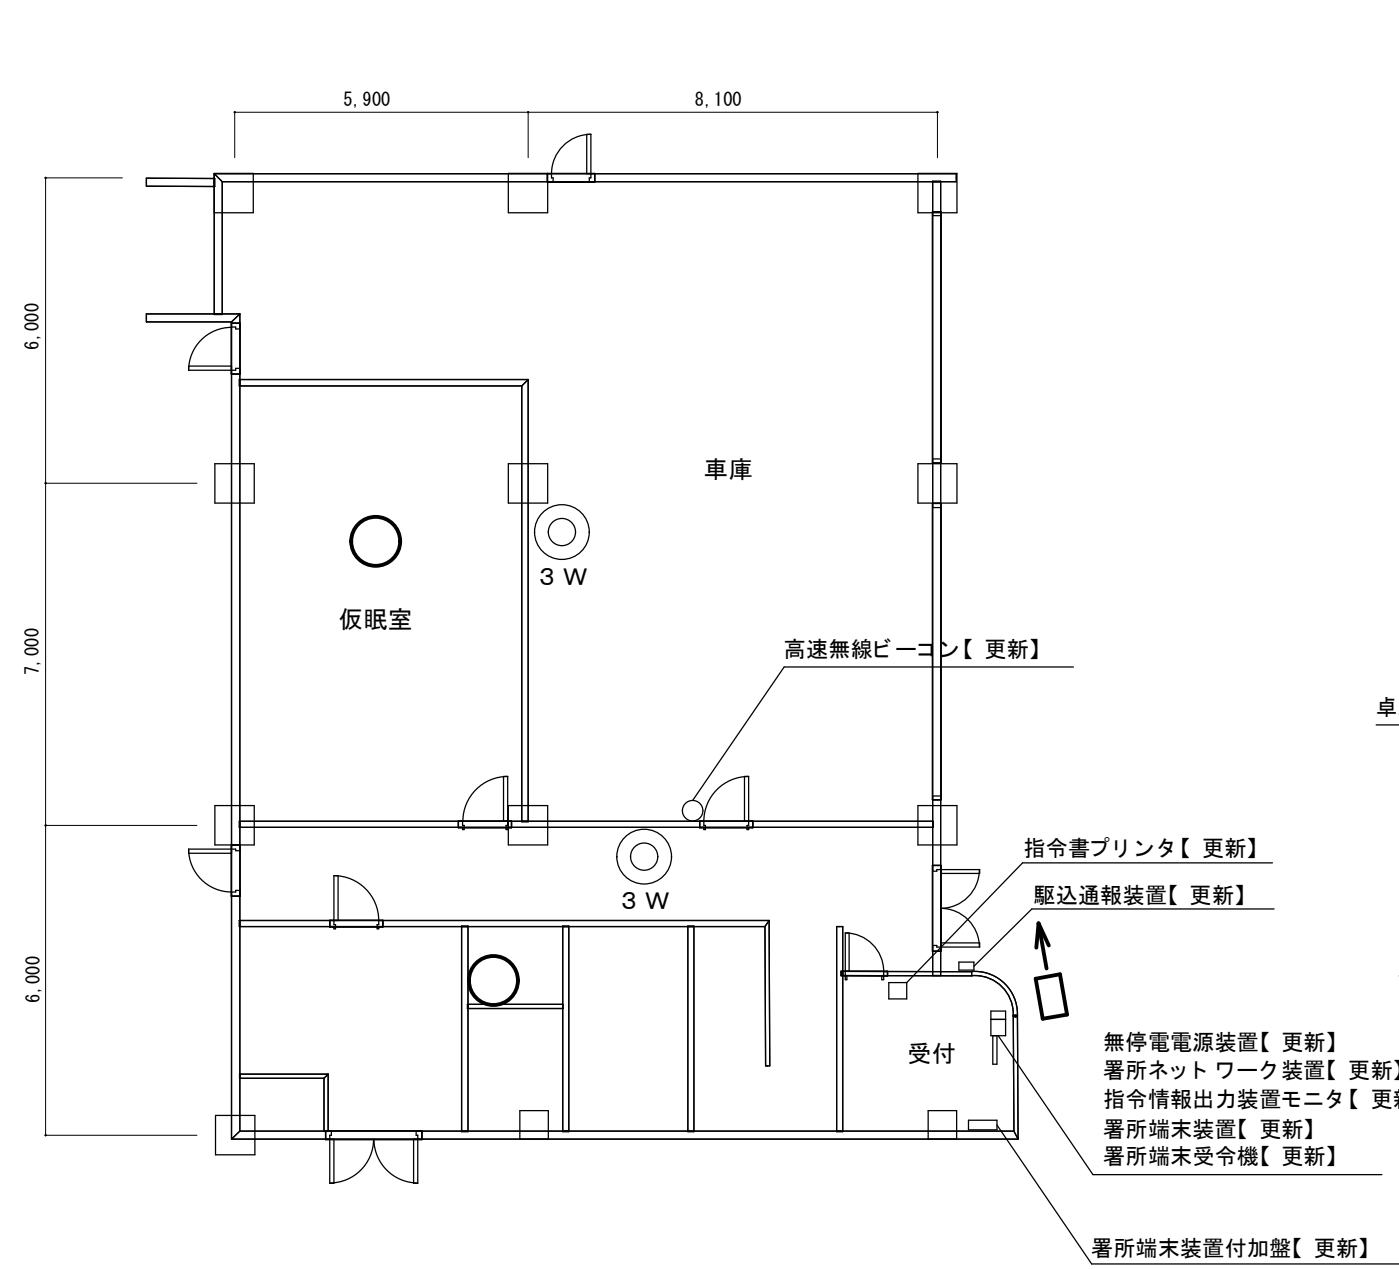

吹上分署 1 階 平面図

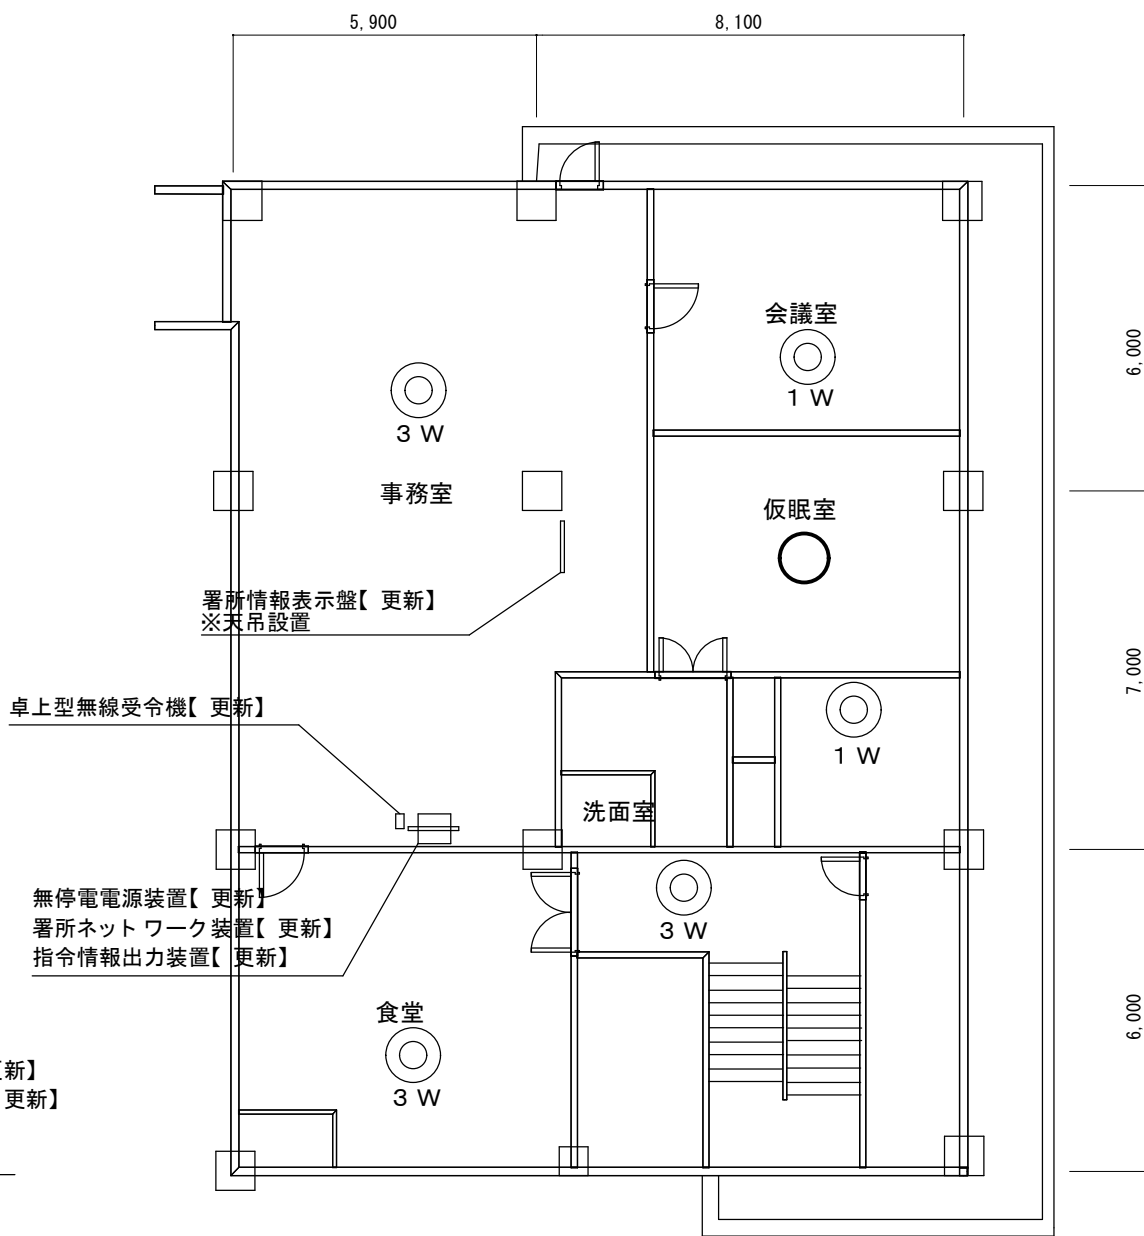

吹上分署 2 階 平面図

版	年月日	設変番号	変更事項	承認	発注者					名称	株式会社無線放送設計事務所				設計		年月日	
										消防緊急通信指令・無線施設更新支援業務委託					検図		年月日	
										図名					承認		年月日	
										吹上分署 機器配置図					図番	A-7		
										縮尺								

←□


: 監視カメラ

◎


: 更新スピーカー

○

: 更新対象外スピーカー

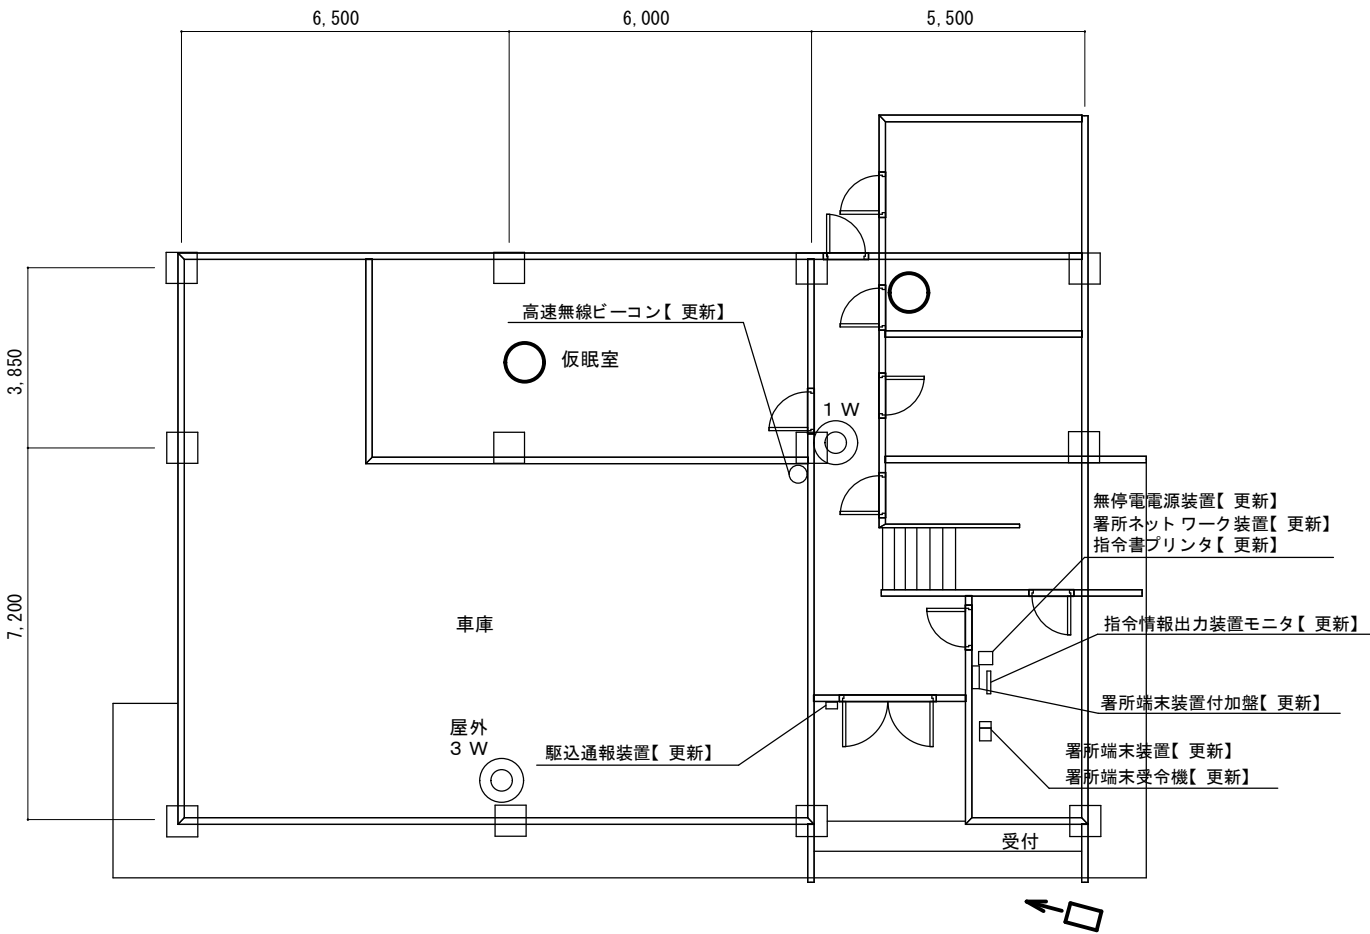


川里分署 1 階 平面図

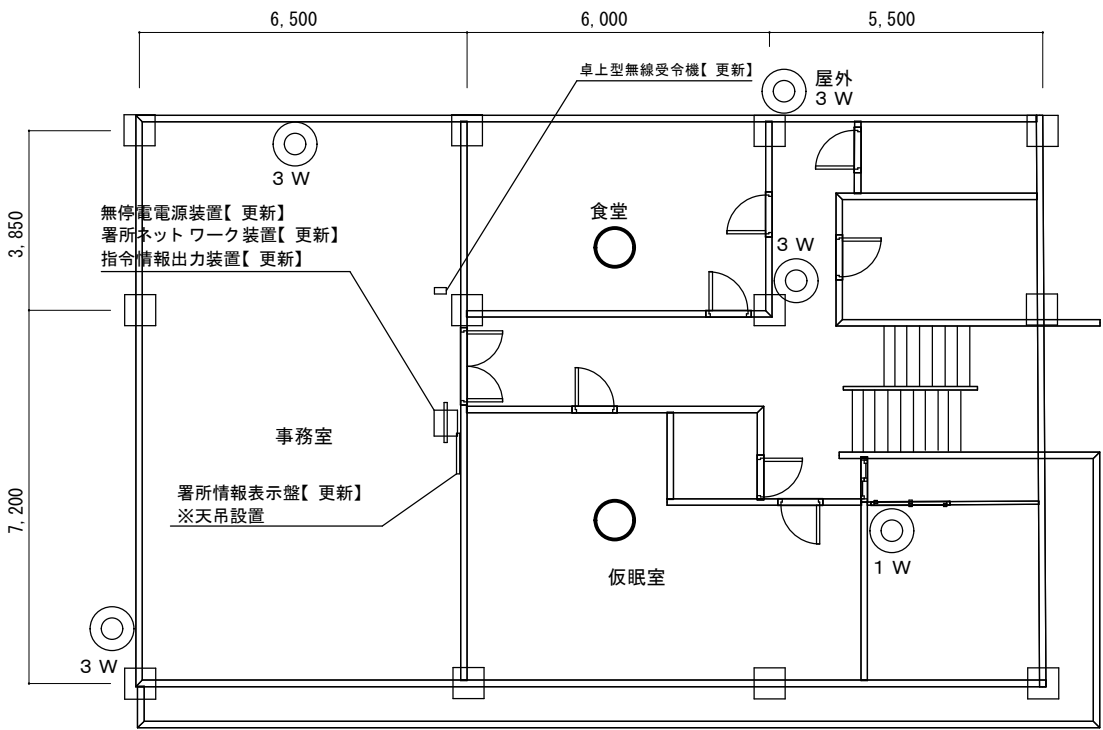


川里分署 2 階 平面図

版	年月日	設変番号	変更事項		承認	発注者					名称 消防緊急通信指令・無線施設更新支援業務委託		株 式 会 社 無 線 放 送 設 計 事 務 所	設計		年月日	
											図名 川里分署 機器配置図			検図		年月日	
											縮尺 1/150			承認		年月日	
														図番	A - 8		

 


版	年月日	設変番号	変更事項				承認	発注者					名称 消防緊急通信指令・無線施設更新支援業務委託		株 式 会 社 無 線 放 送 設 計 事 務 所	設計		年月日			
																検図		年月日			
													図名 桶川消防署 機器配置図			縮尺	1/200	承認		年月日	
																図番		A-9			

← □ : 監視カメラ

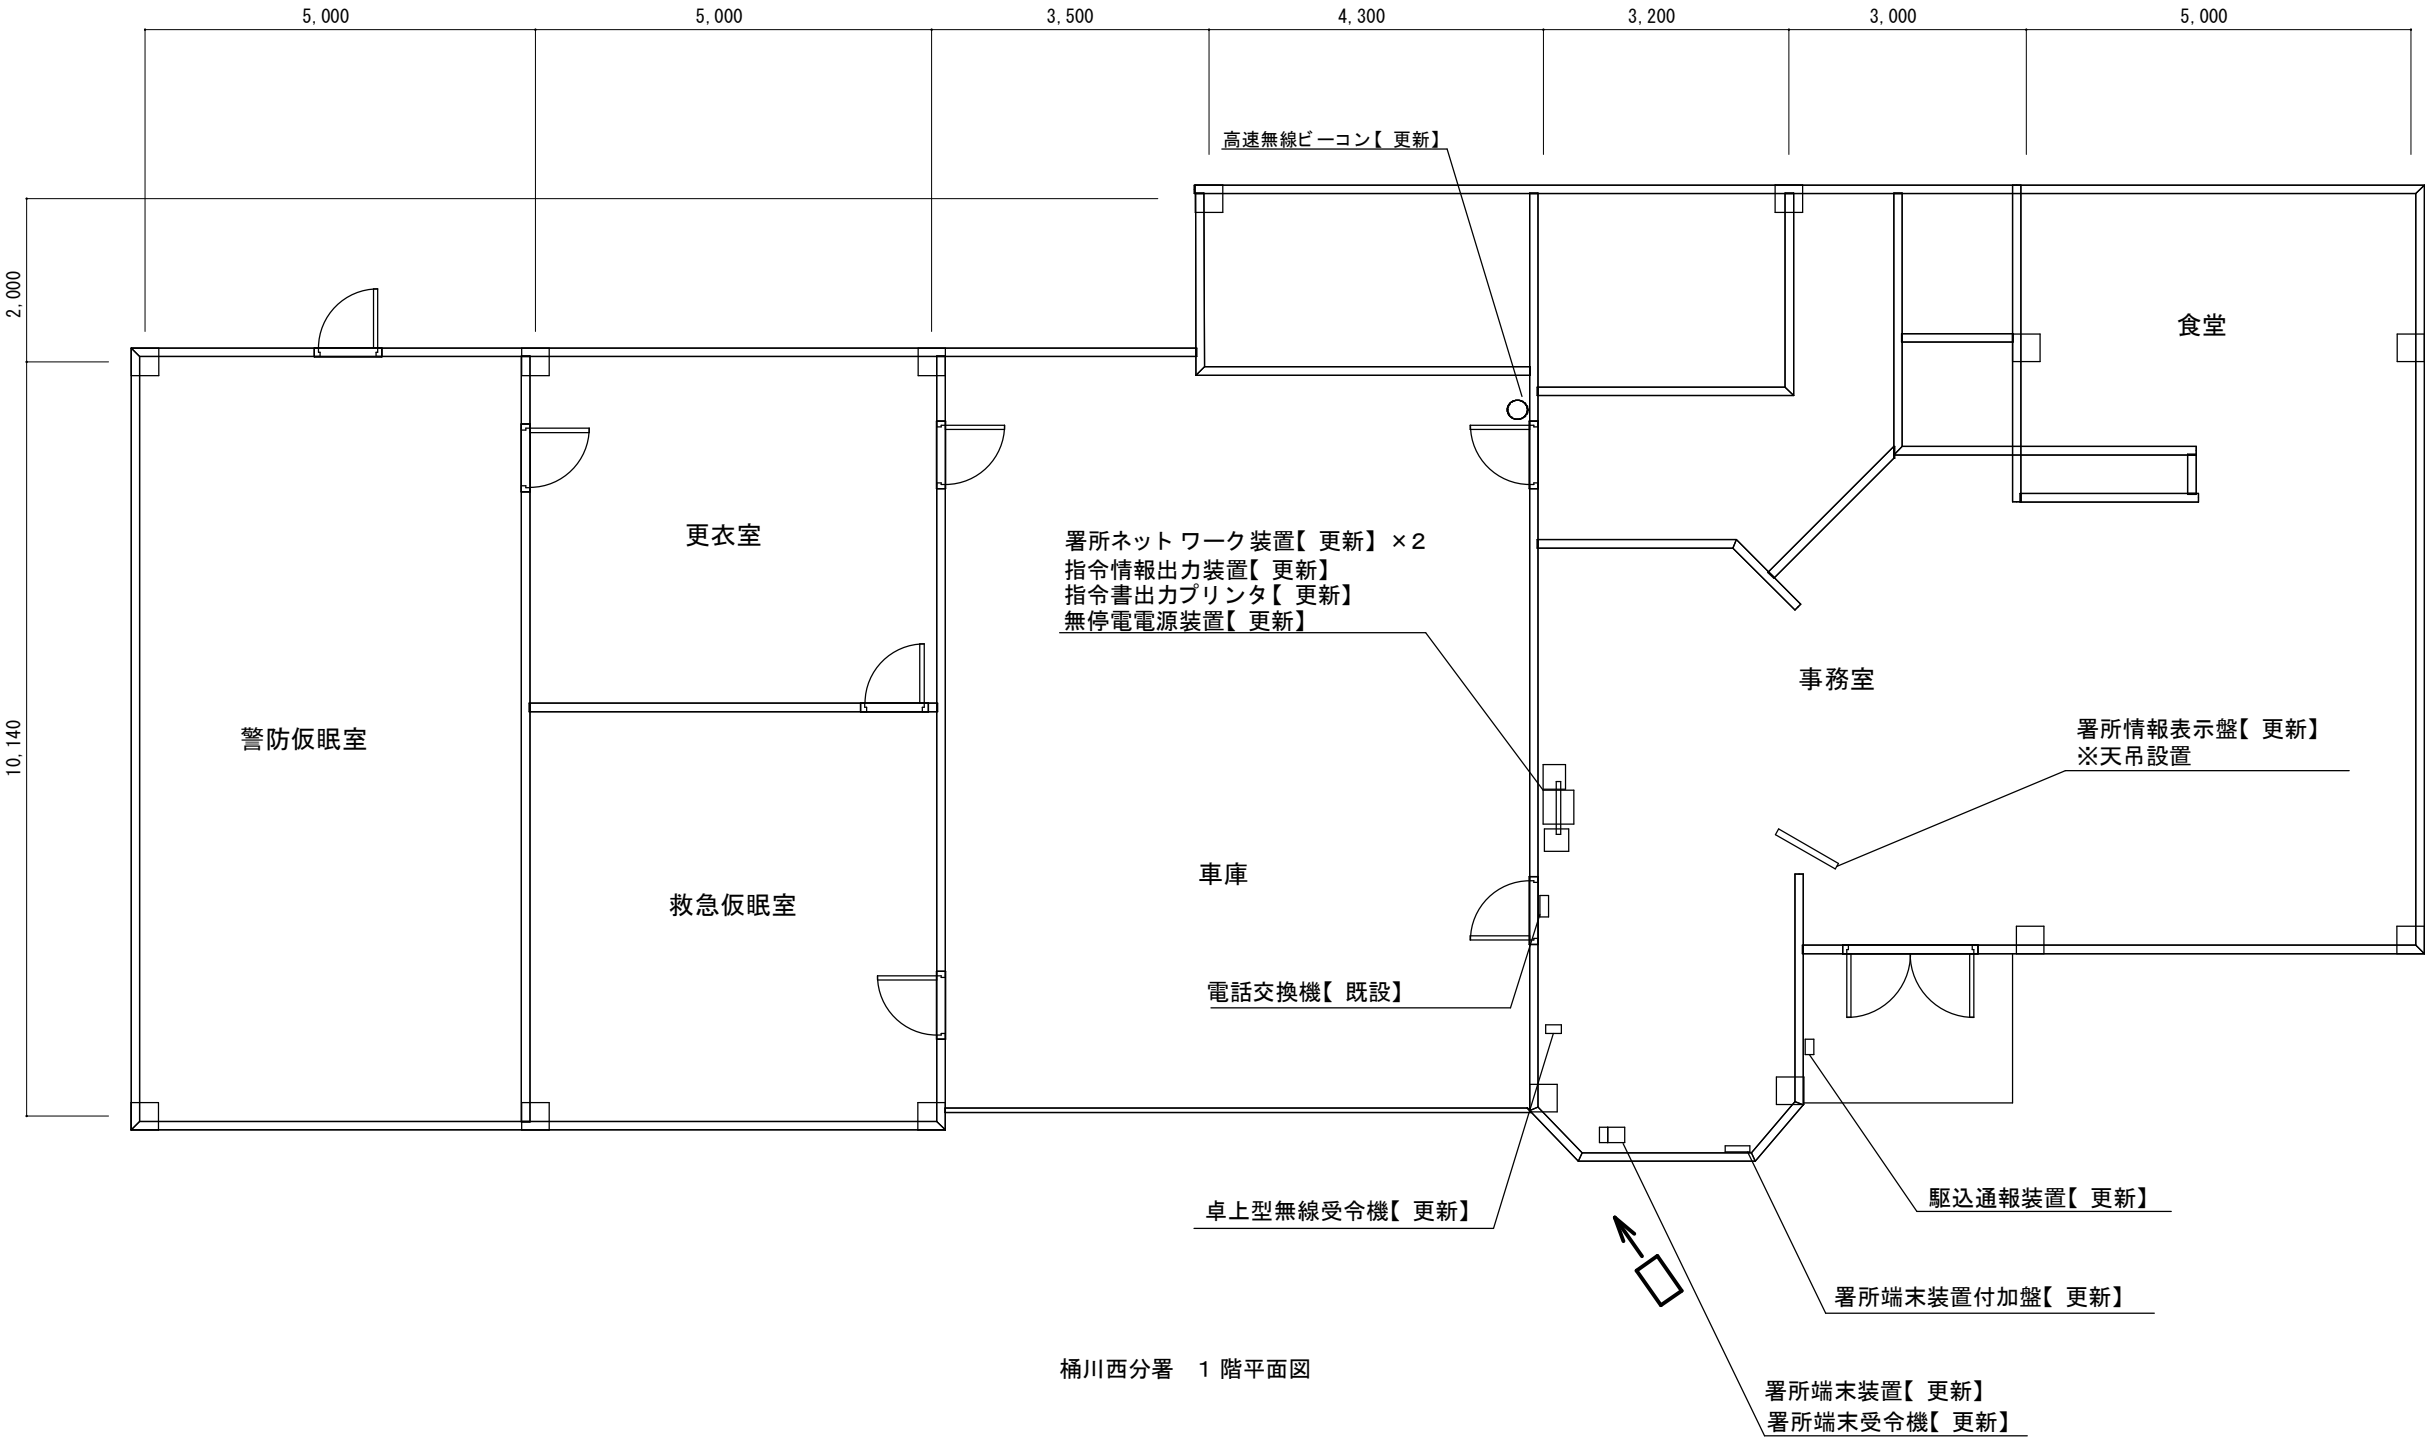


桶川西分署 1 階平面図

版	年月日	設変番号	変更事項	承認	発注者	名称	株式会社無線放送設計事務所				設計		年月日	
						消防緊急通信指令・無線施設更新支援業務委託					検図		年月日	
						図名（現行）桶川西分署 機器配置図					承認		年月日	
						縮尺 1/100					図番	A-10		

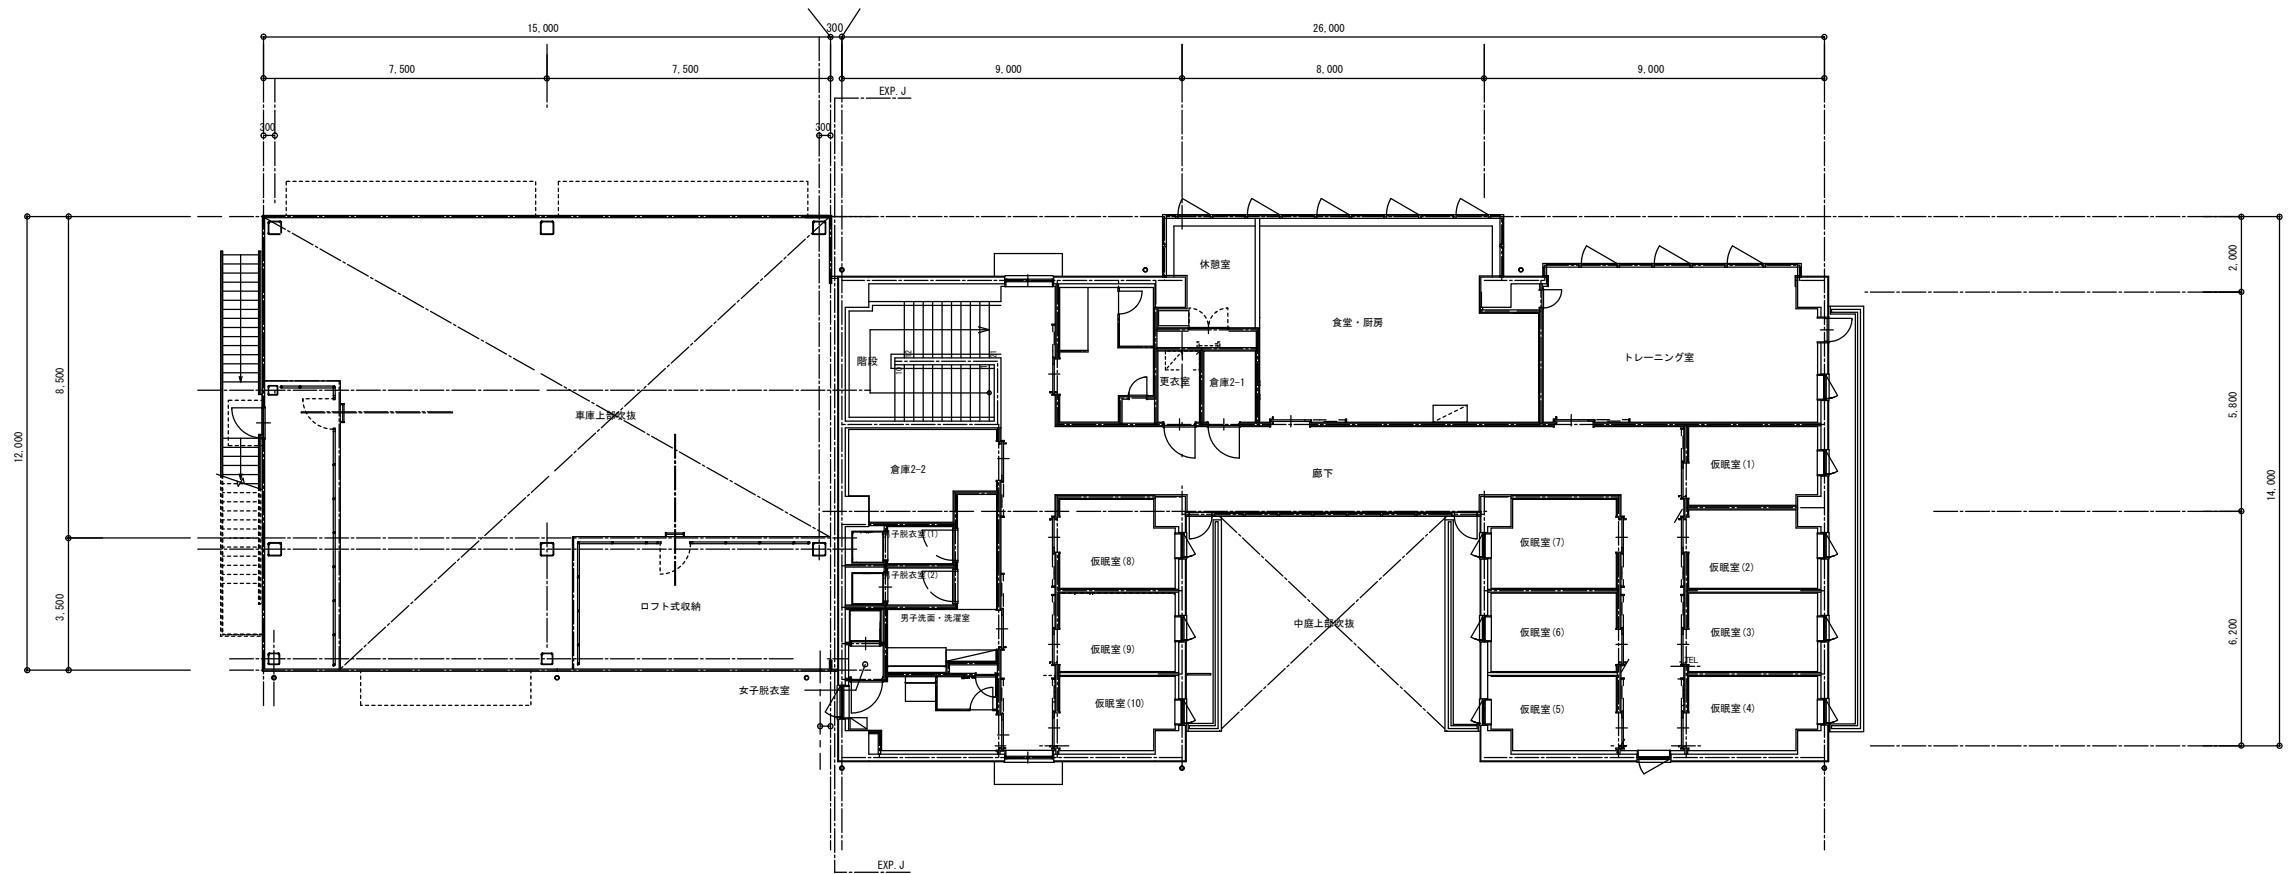



2 階平面図

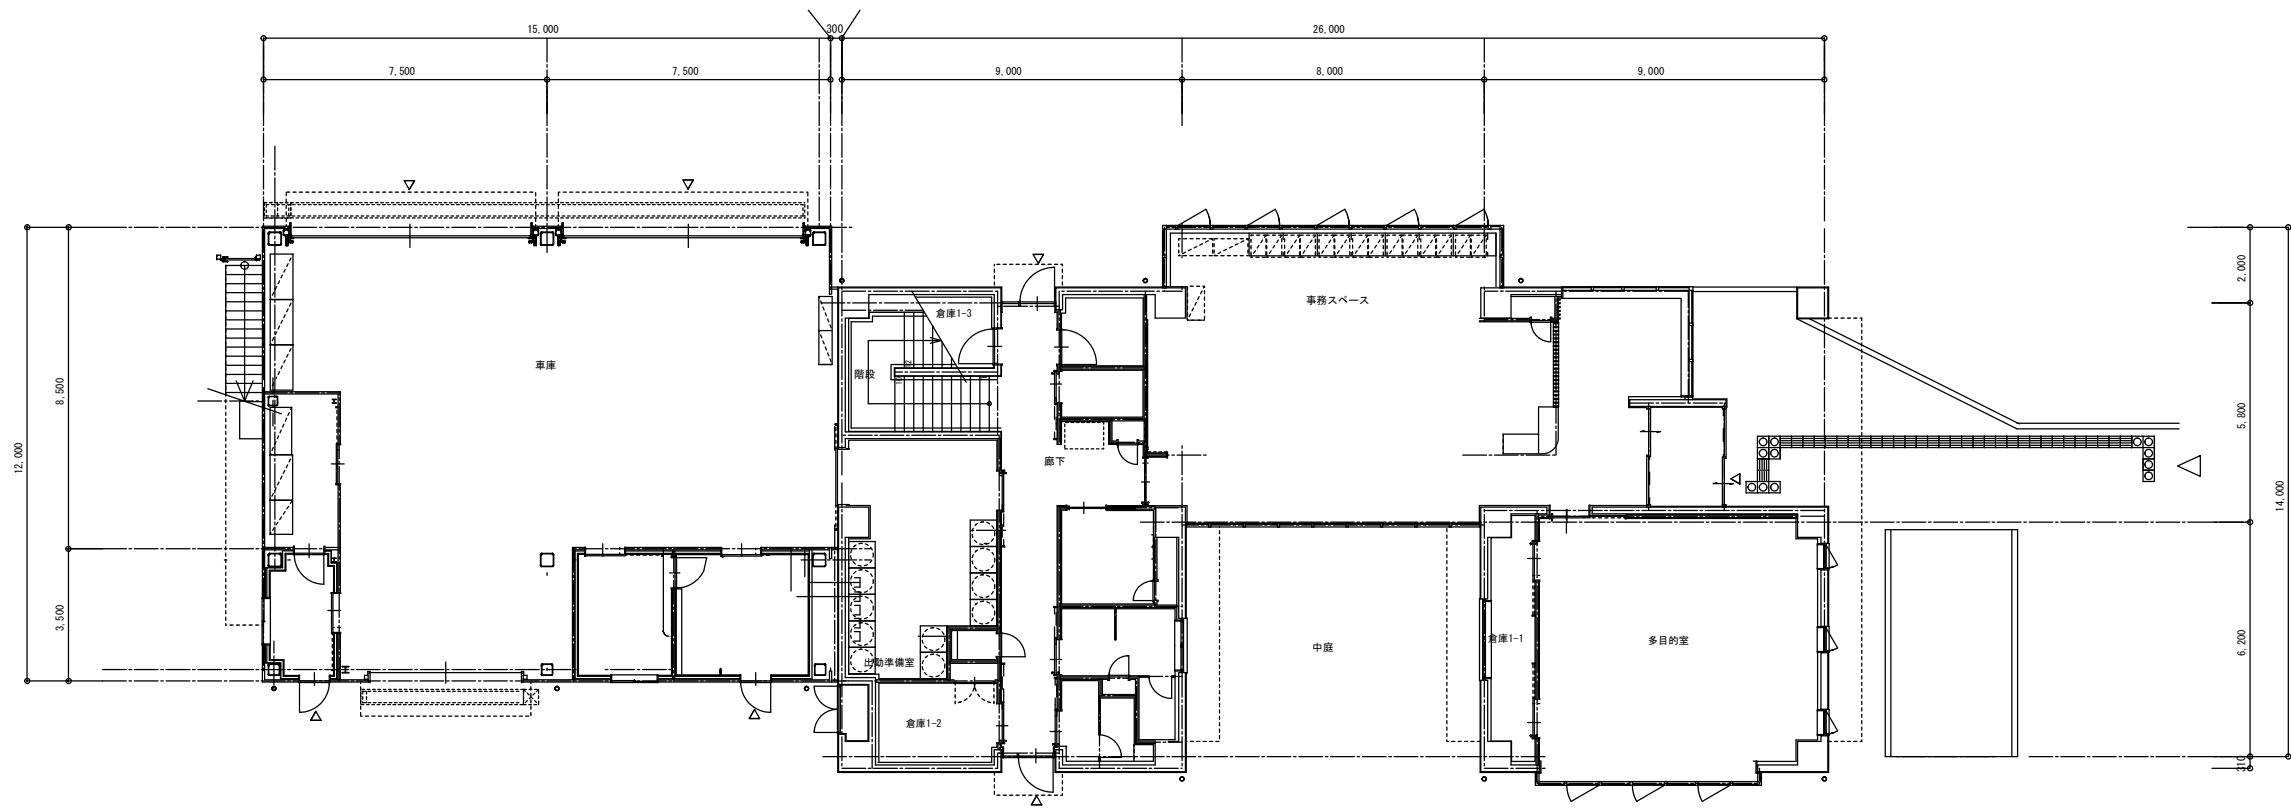

1 階平面図


版	年月日	設変番号	変更事項	承認	発注者	名称	株式会社無線放送設計事務所			設計		年月日	
						消防緊急通信指令・無線施設更新支援業務委託				検図		年月日	
						図名 (新庁舎) 桶川西分署				承認		年月日	
						機器配置図				図番	A-11		
						縮尺							

1/200

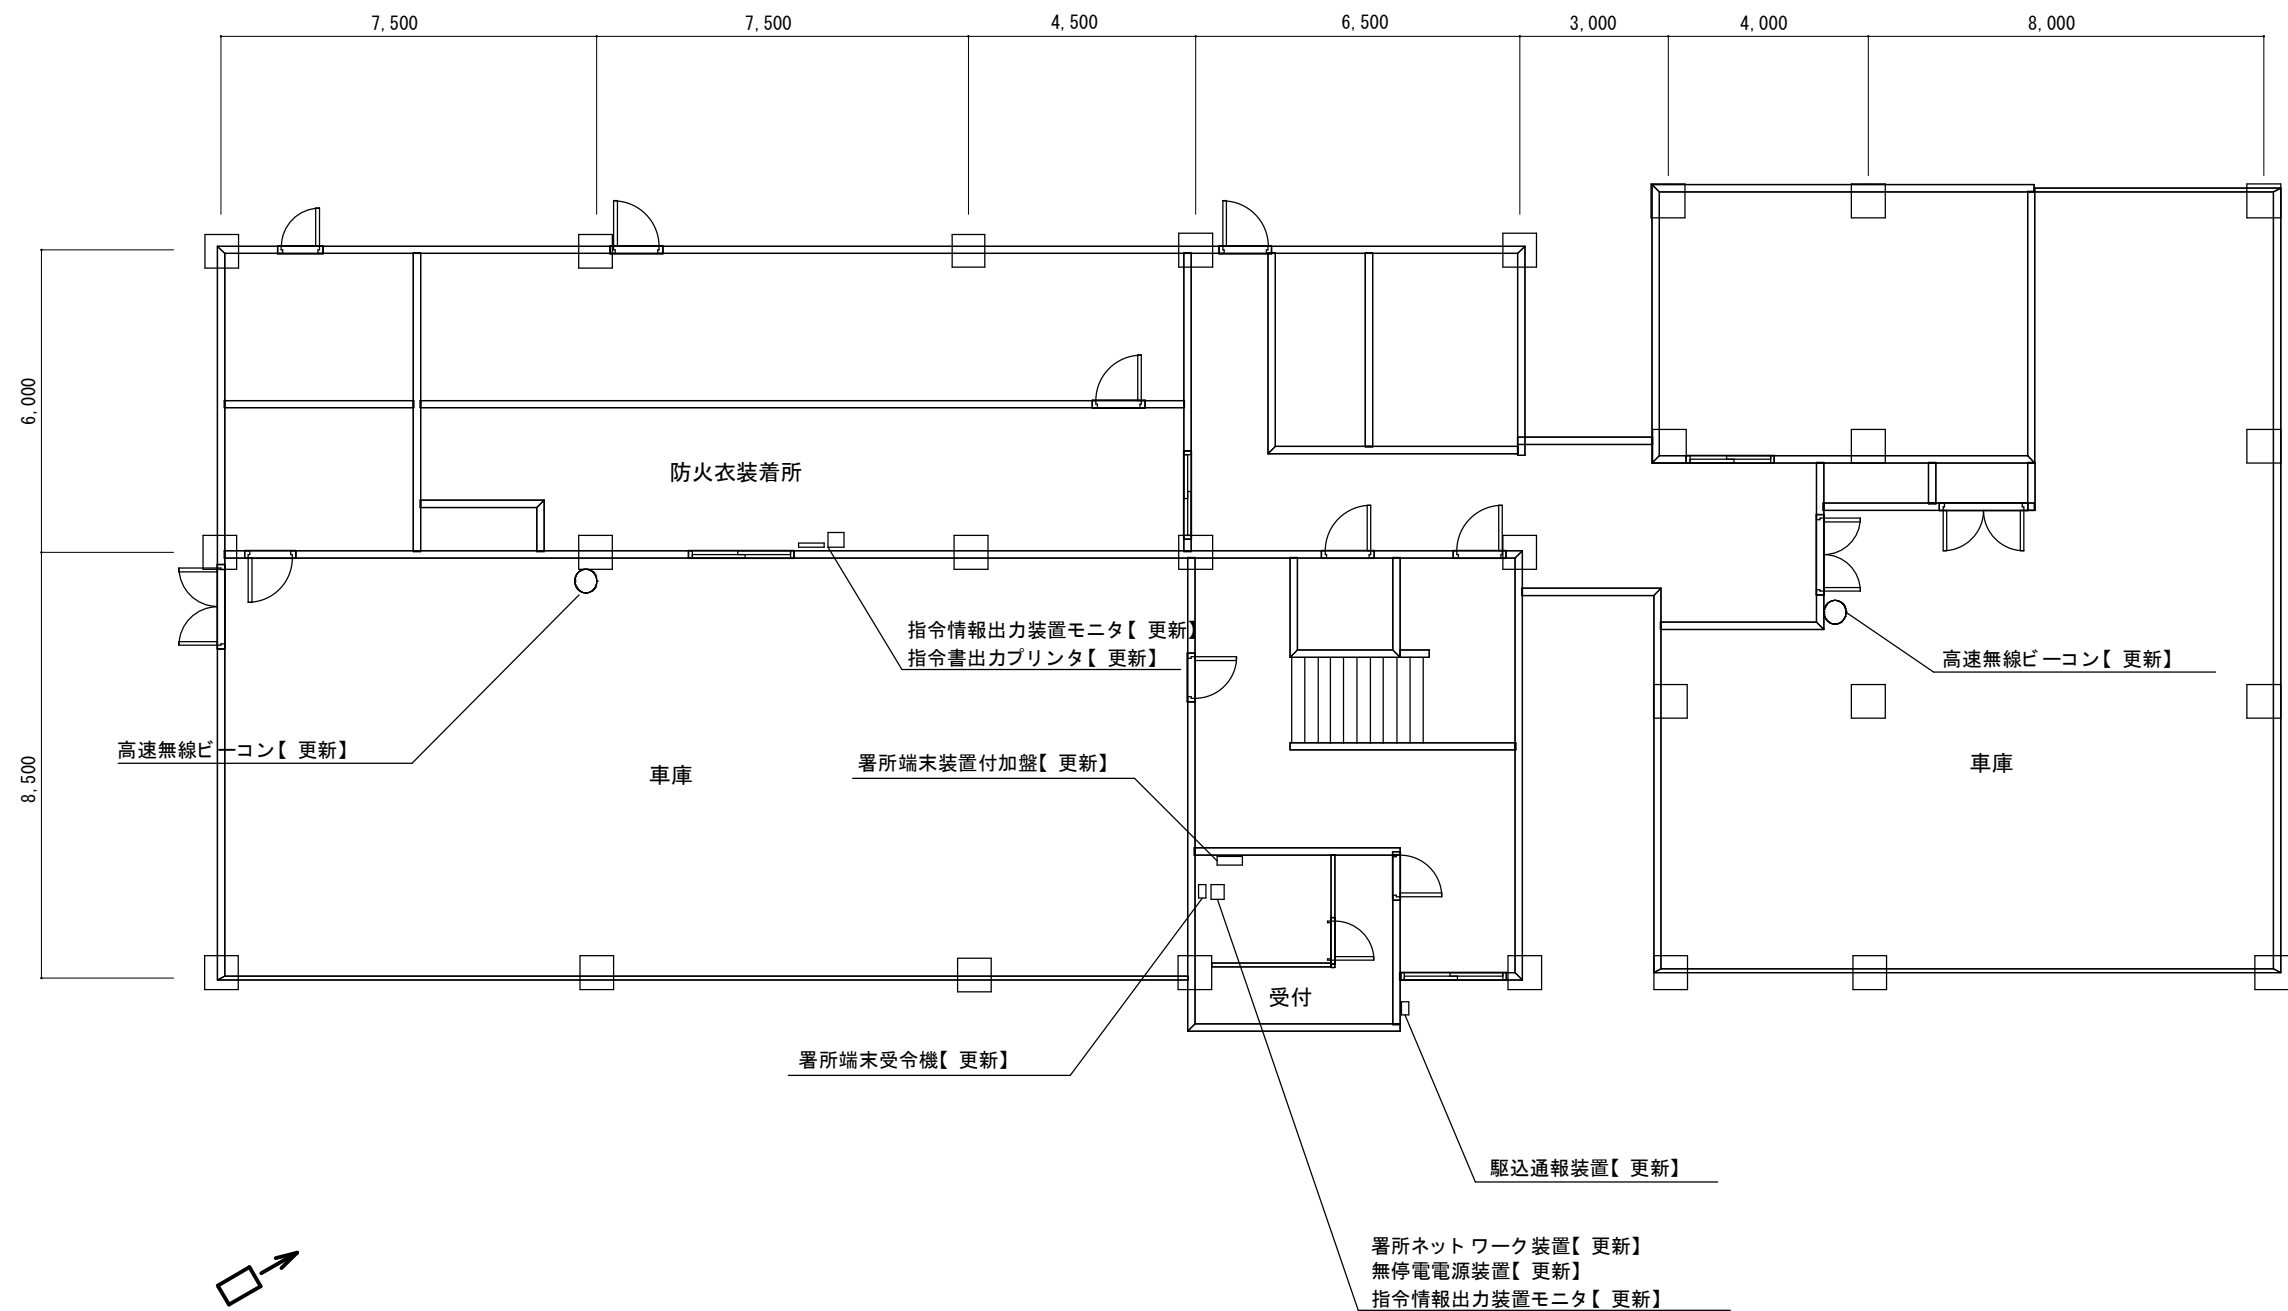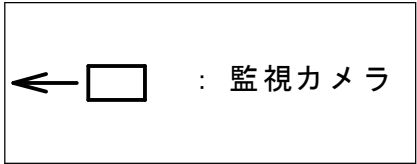

北本消防署 1 階平面図

版	年月日	設変番号	変更事項		承認	発注者					名称 消防緊急通信指令・無線施設更新支援業務委託		株 式 会 社 無 線 放 送 設 計 事 務 所	設計		年月日			
														検図		年月日			
											図名 北 本 消 防 署 1 階 機器配置図			縮尺		承認		年月日	
											1/150			図番	A - 1 2				

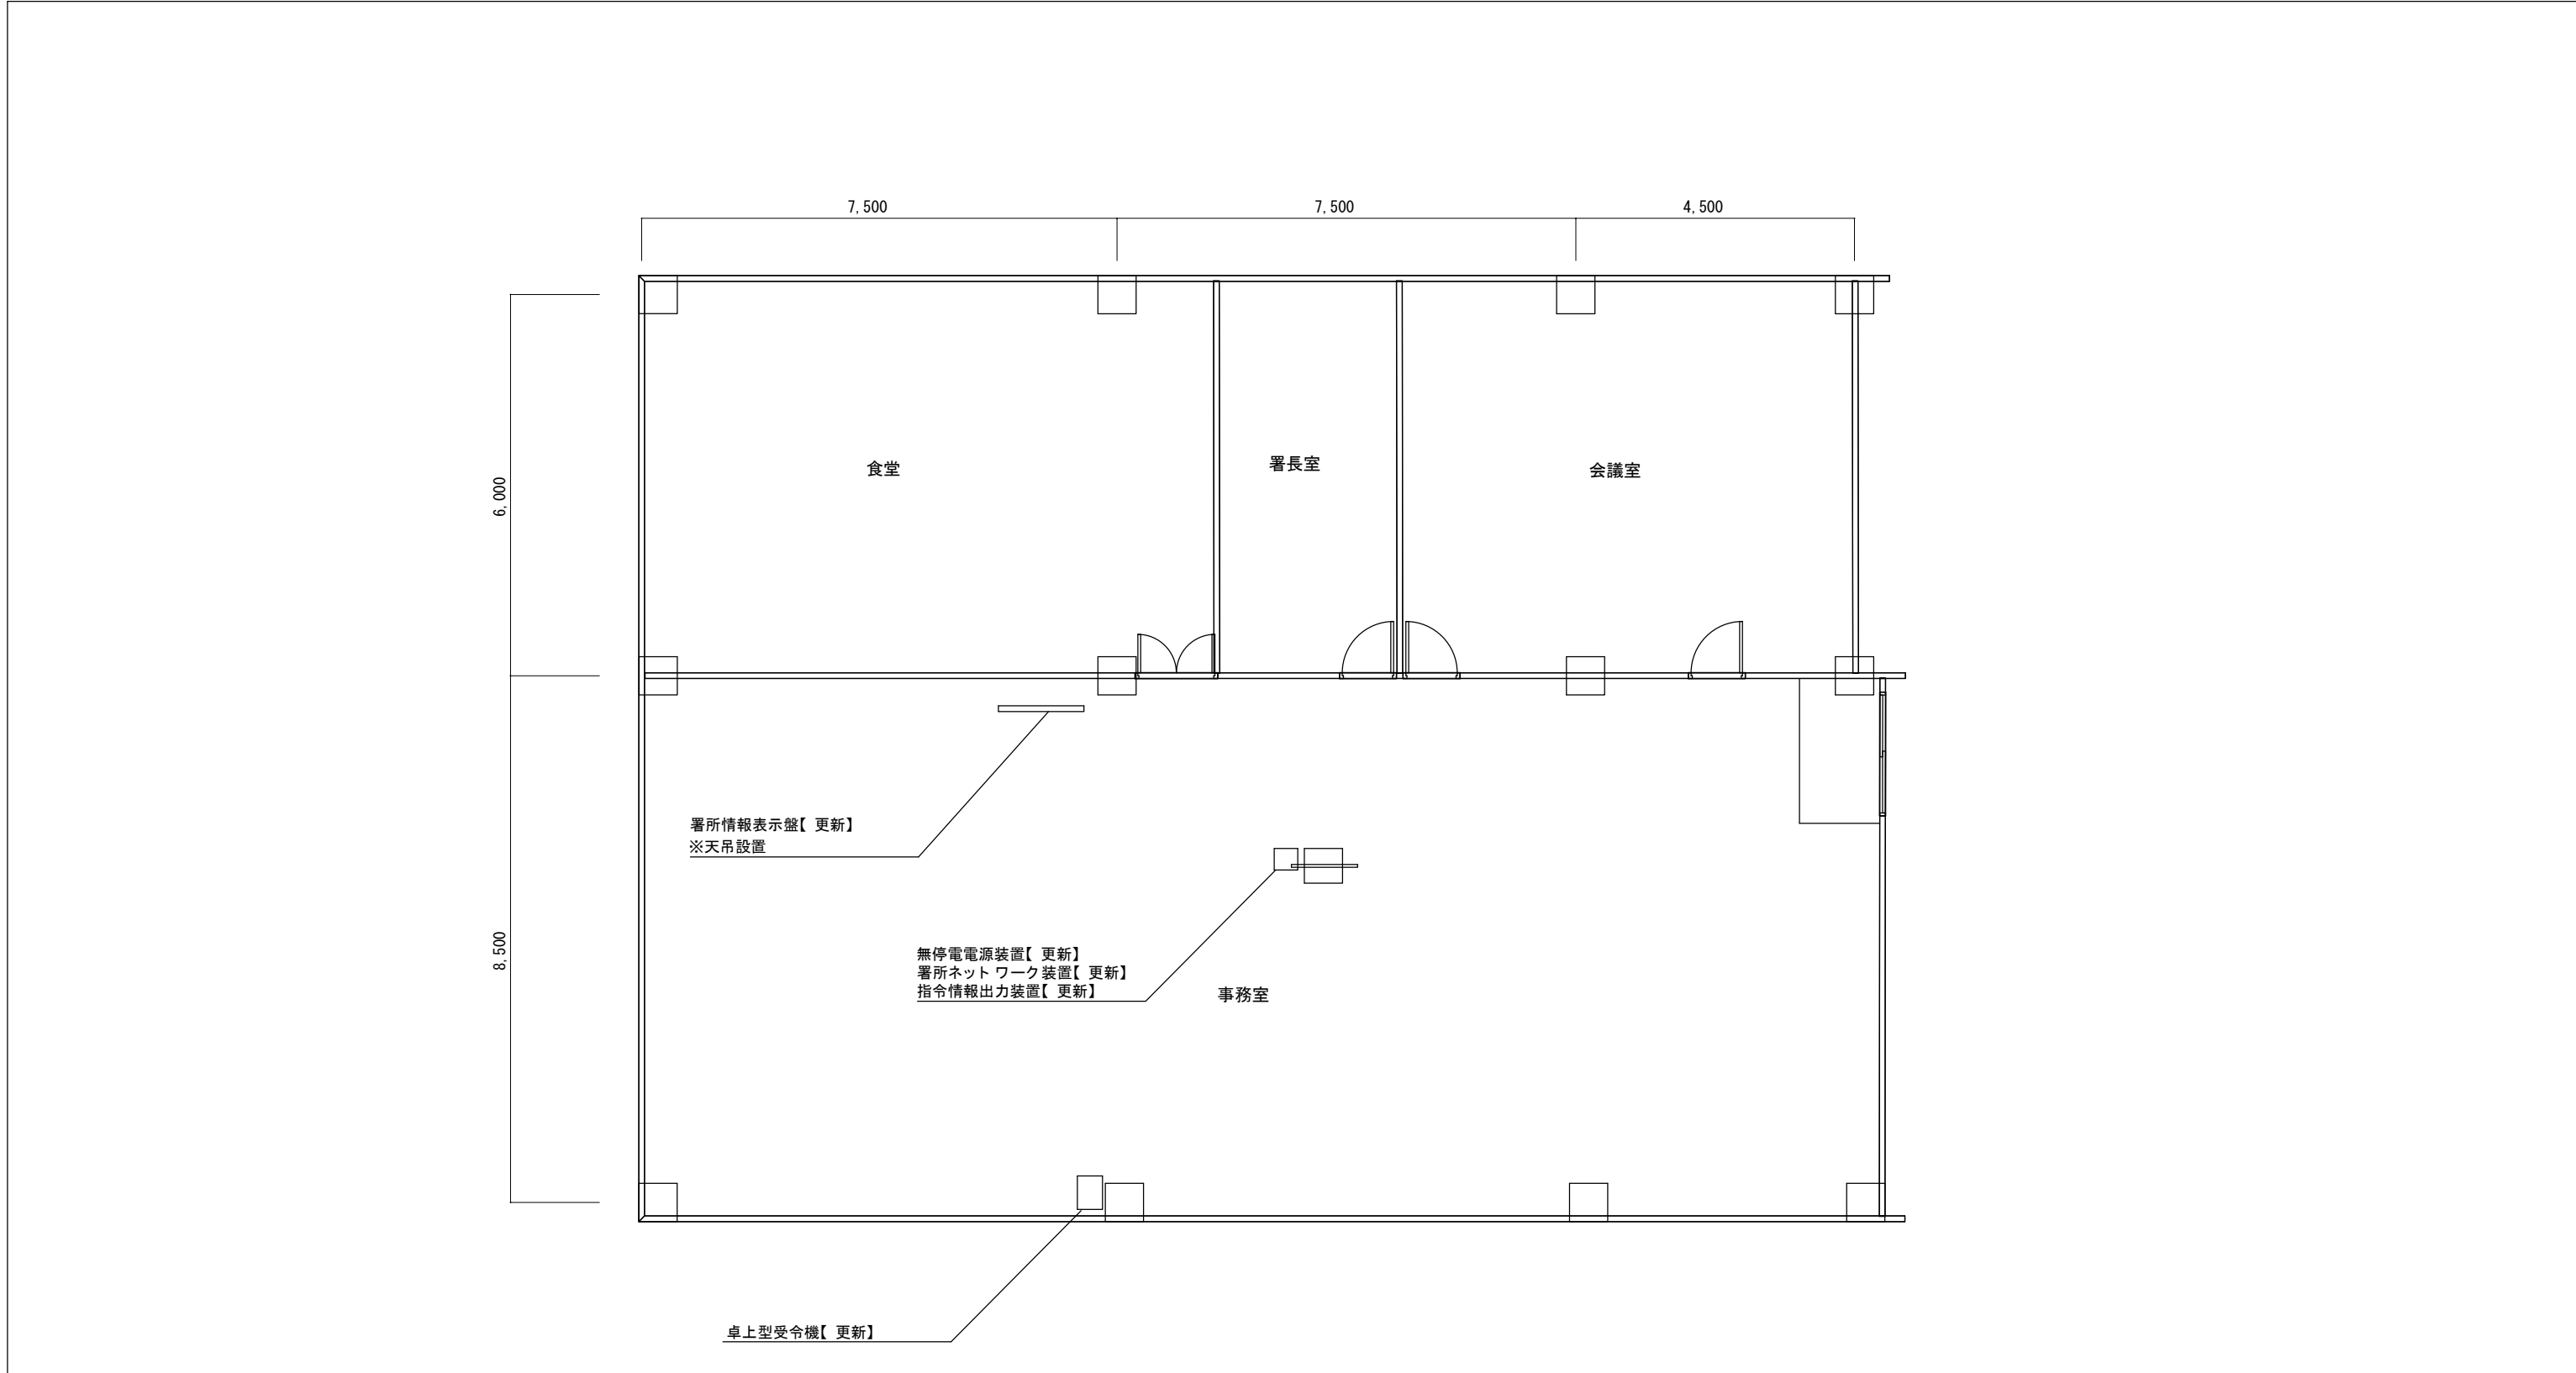

北本消防署 2 階事務室スペース拡大平面図

版	年月日	設変番号	変更事項	承認	発注者					名称	株 式 会 社 無 線 放 送 設 計 事 務 所				設計		年月日	
1	R5. 9. 14	000								消防緊急通信指令・無線施設更新支援業務委託					検図		年月日	
										図名					承認		年月日	
										北 本 消 防 署 2 階 機 器 配 置 図	縮尺 1/100				図番	A - 1 3		

